


**1 PLANTA BAIXA- ELÉTRICO**  
 ESCALA: 1/100

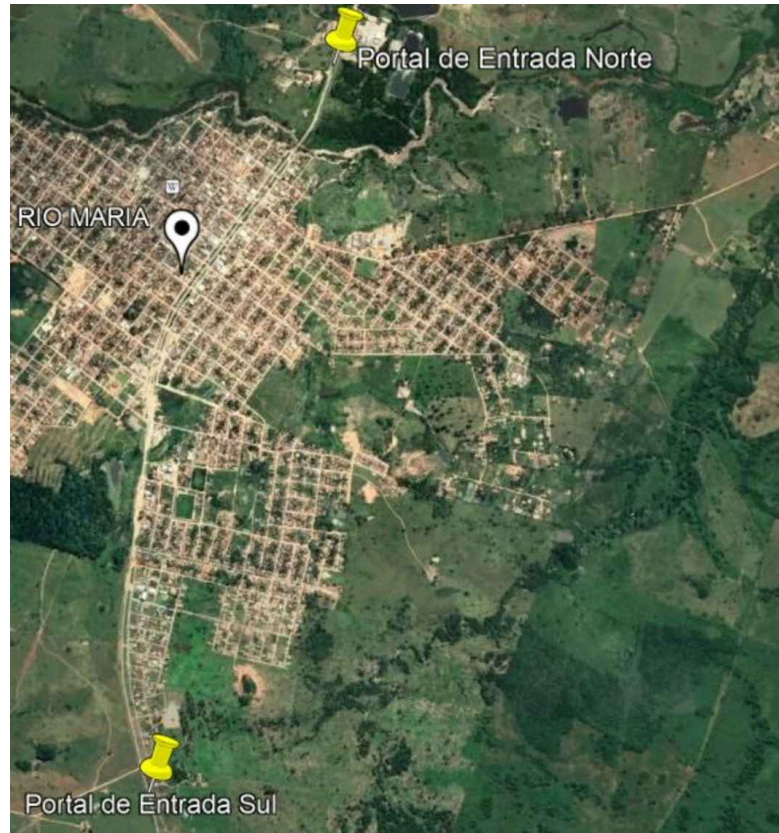

**2 PLANTA DE LOCALIZAÇÃO**  
 S/ ESCALA

**SIMBOLOGIA - LEGENDA**

	Eletroduto no teto
	Eletroduto na parede
	Eletroduto no piso/enterrado
	Eletroduto sobre laje/aéreo
	Circuito Fase Neutro Fio de condutor
	Refletor de led modular blindado 100W
	Nas letras luminária de led 40 w
	Caixa de passagem

**QUADRO DE DISTRIBUIÇÃO**

CIRCUITO	LÂMPADAS	TOMADAS (W)		DISJUNTOR (A)	CONDUTOR (mm²)	FINALIDADE
		TUGS	TUES			
1	300	-	-	Comando automático	10,00	Refletores
2	320	-	-	Comando automático	10,00	Lâmpadas de led

	PROJETO: <h1 style="text-align: center;">ELÉTRICO</h1>		FOLHA <b>01/01</b>
	OBRA: CONSTRUÇÃO PÓRTICO PROPRIETÁRIO: PREFEITURA MUNICIPAL DE RIO MARIA ENDEREÇO: BR 155		
<h2 style="text-align: center;">ÁREAS</h2>	PROPRIETÁRIO: CNPJ:	ASS.: PREFEITURA MUNICIPAL DE RIO MARIA	
	AUTOR DO PROJETO CREA: 1519768265 ART.	ASS.: ENG. ANA BEATRIZ RESPLANDE DE ANDRADE	
	RESPONSÁVEL TÉCNICO CREA: ART.	ASS.:	
ESCALA: INDICADA	DATA: MARÇO/2022	REVISÃO: <b>01</b>	
CONTEÚDO: - PROJETO ELÉTRICO - PLANTA DE LOCALIZAÇÃO - DETALHES			